


PUNKT ZAOPATRZENIA ORTOPEDYCZNEGO - IIp, BLOK "B" strona lewa

ROZMIESZCZENIE OSPRZĘTU ELEKTRYCZNEGO I TELETECHNICZNEGO – INWENTARYZACJA

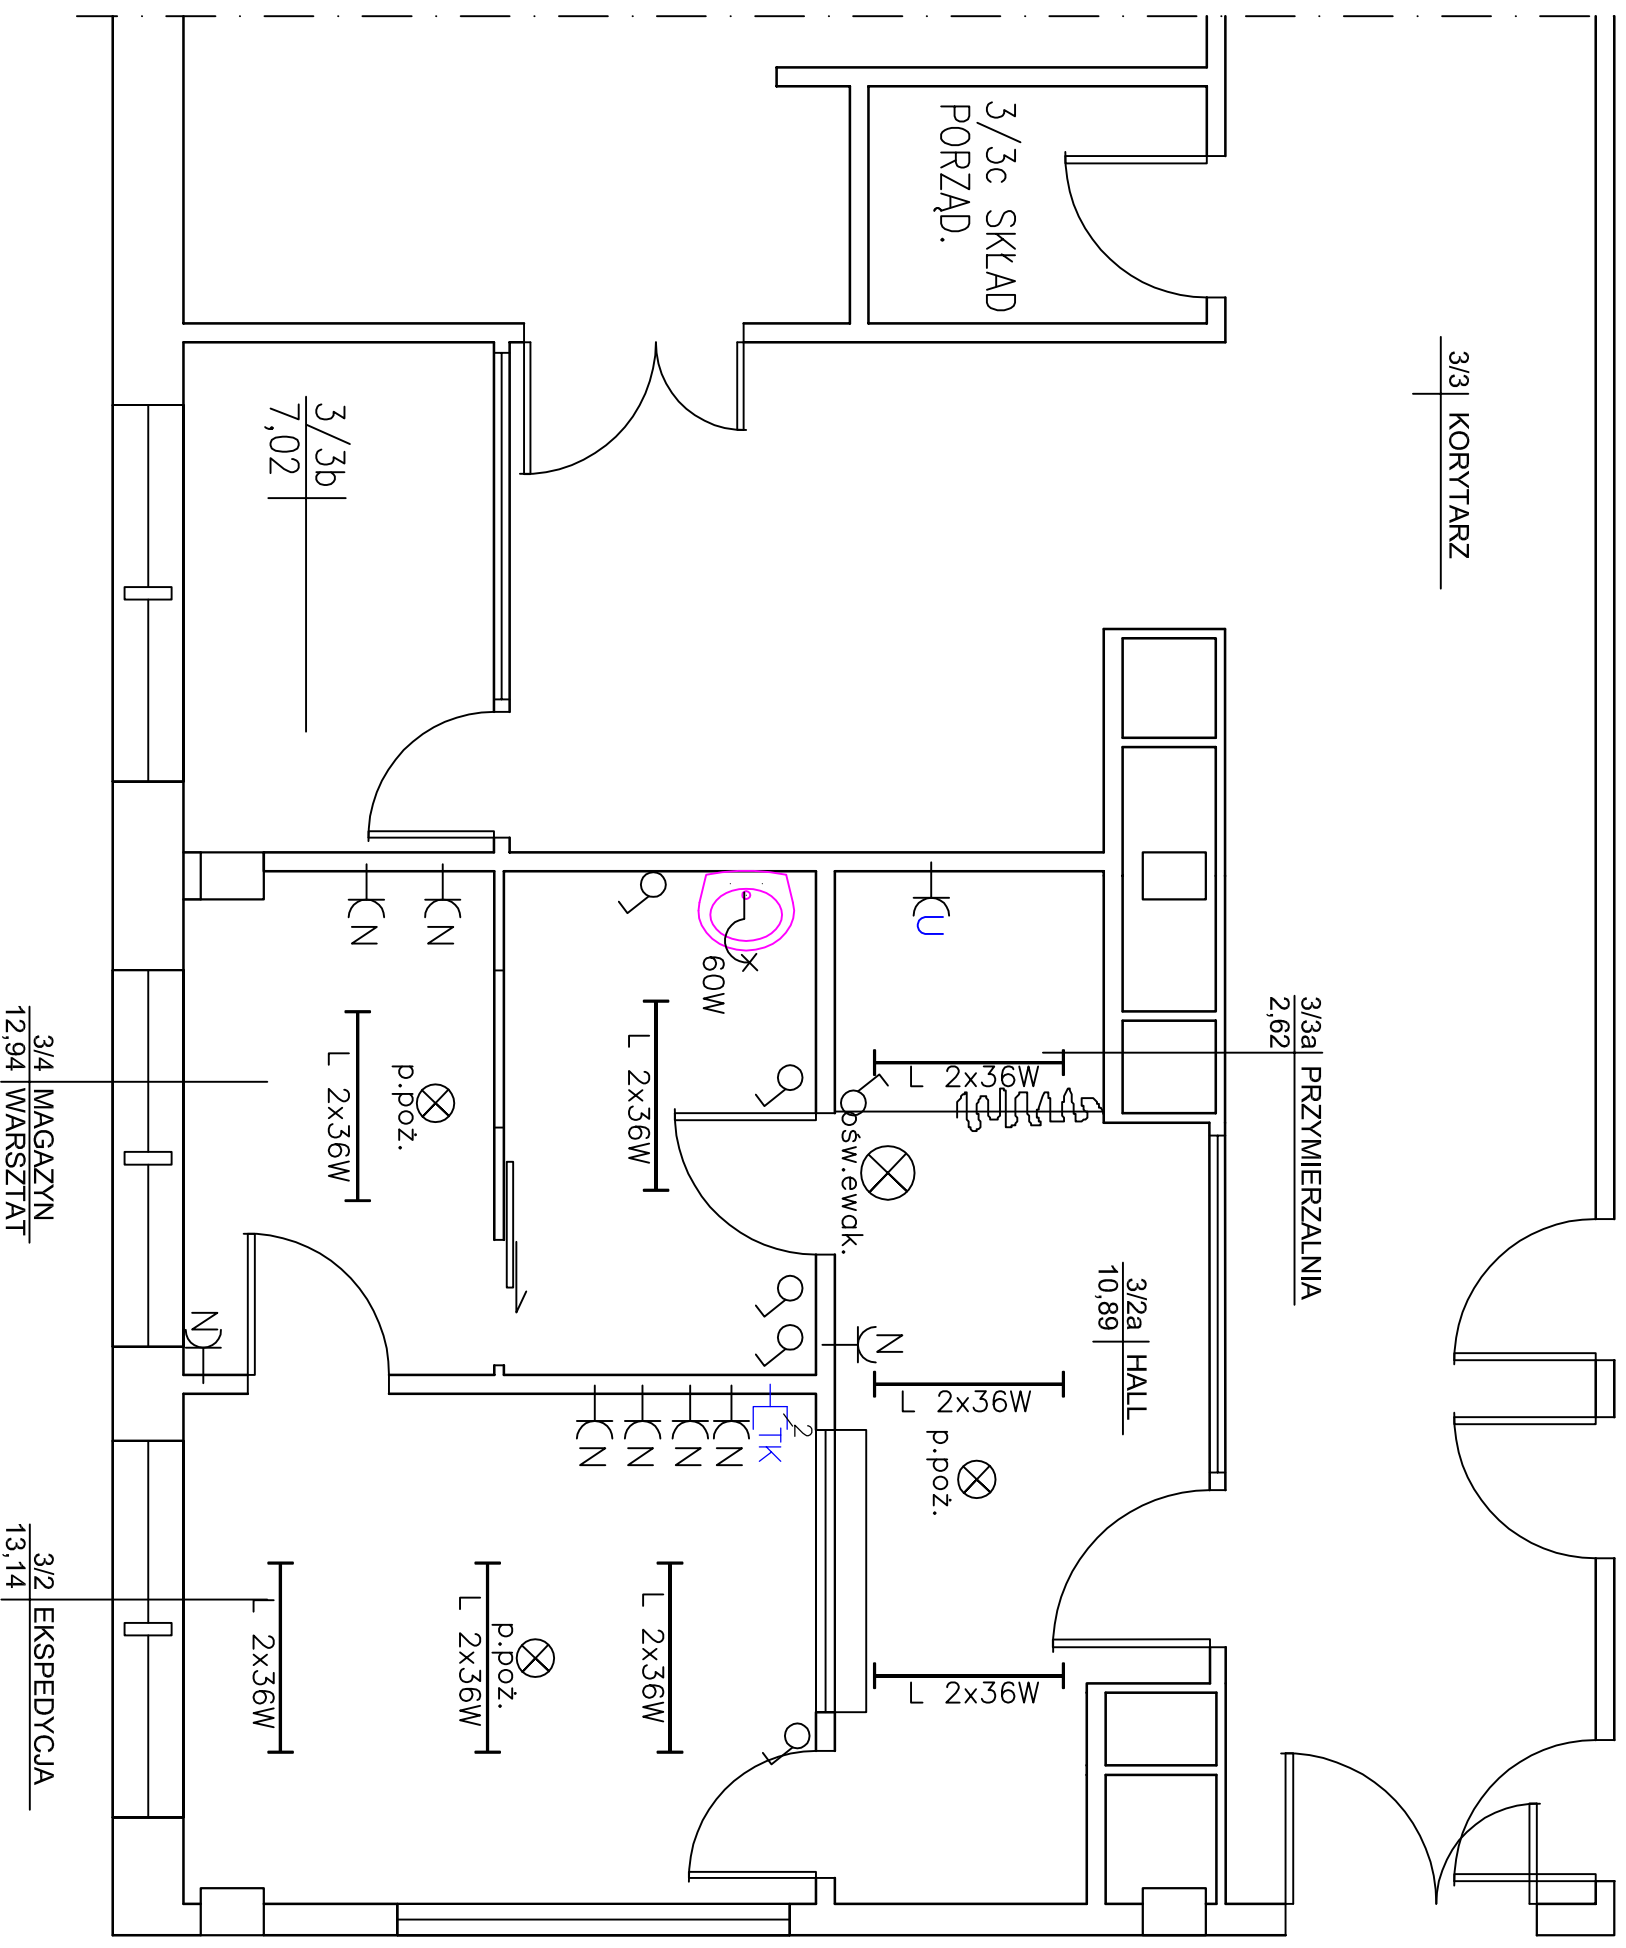

Nazwa inwestycji:
**ADAPTACJA POMIESZCZEŃ PUNKTU ZAOPATRZENIA ORTOPEDYCZNEGO
 NA POMIESZCZENIA PORADNI MEDYCYNY PRACY**

Nazwa i adres Właściciela:
 Samodzielny Publiczny Szpital Wojewódzki
 im. Papięży Jana Pawła II w Zamościu
 ul. Aleja Jana Pawła II, 22-400 Zamość



Numer rysunku:
3

PUNKT ZAOPATRZENIA ORTOPEDYCZNEGO BLOK B II PIĘTRO STRONA LEWA

Tytuł rysunku:

INWENTARYZACJA INSTALACJI ELEKTRYCZNYCH Skala: 1:50

Imię i Nazwisko	Nr uprawnień	Branża	Data	Podpis
Sprawdzający Inż. Ryszard Władysław			13.02.2018r.	
Opracowujący Jadwiga Derencz			13.02.2018r.	
Opracowujący mgr inż. Oliwia Janowska			13.02.2018r.	

Powierzchnia Punktu Zaopatrzenia Ortopedycznego "ORTOPEX" - 39,59m²