
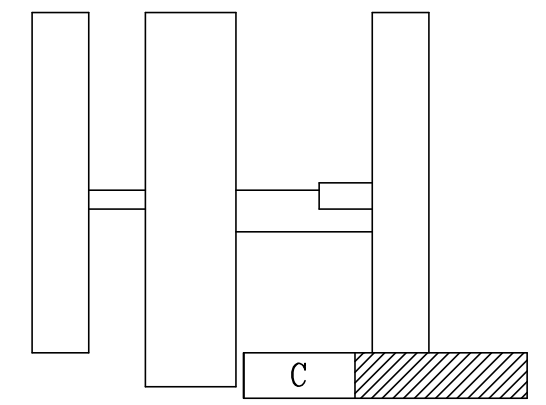


Rzut parteru strona prawa – blok C Instalacja c.o.

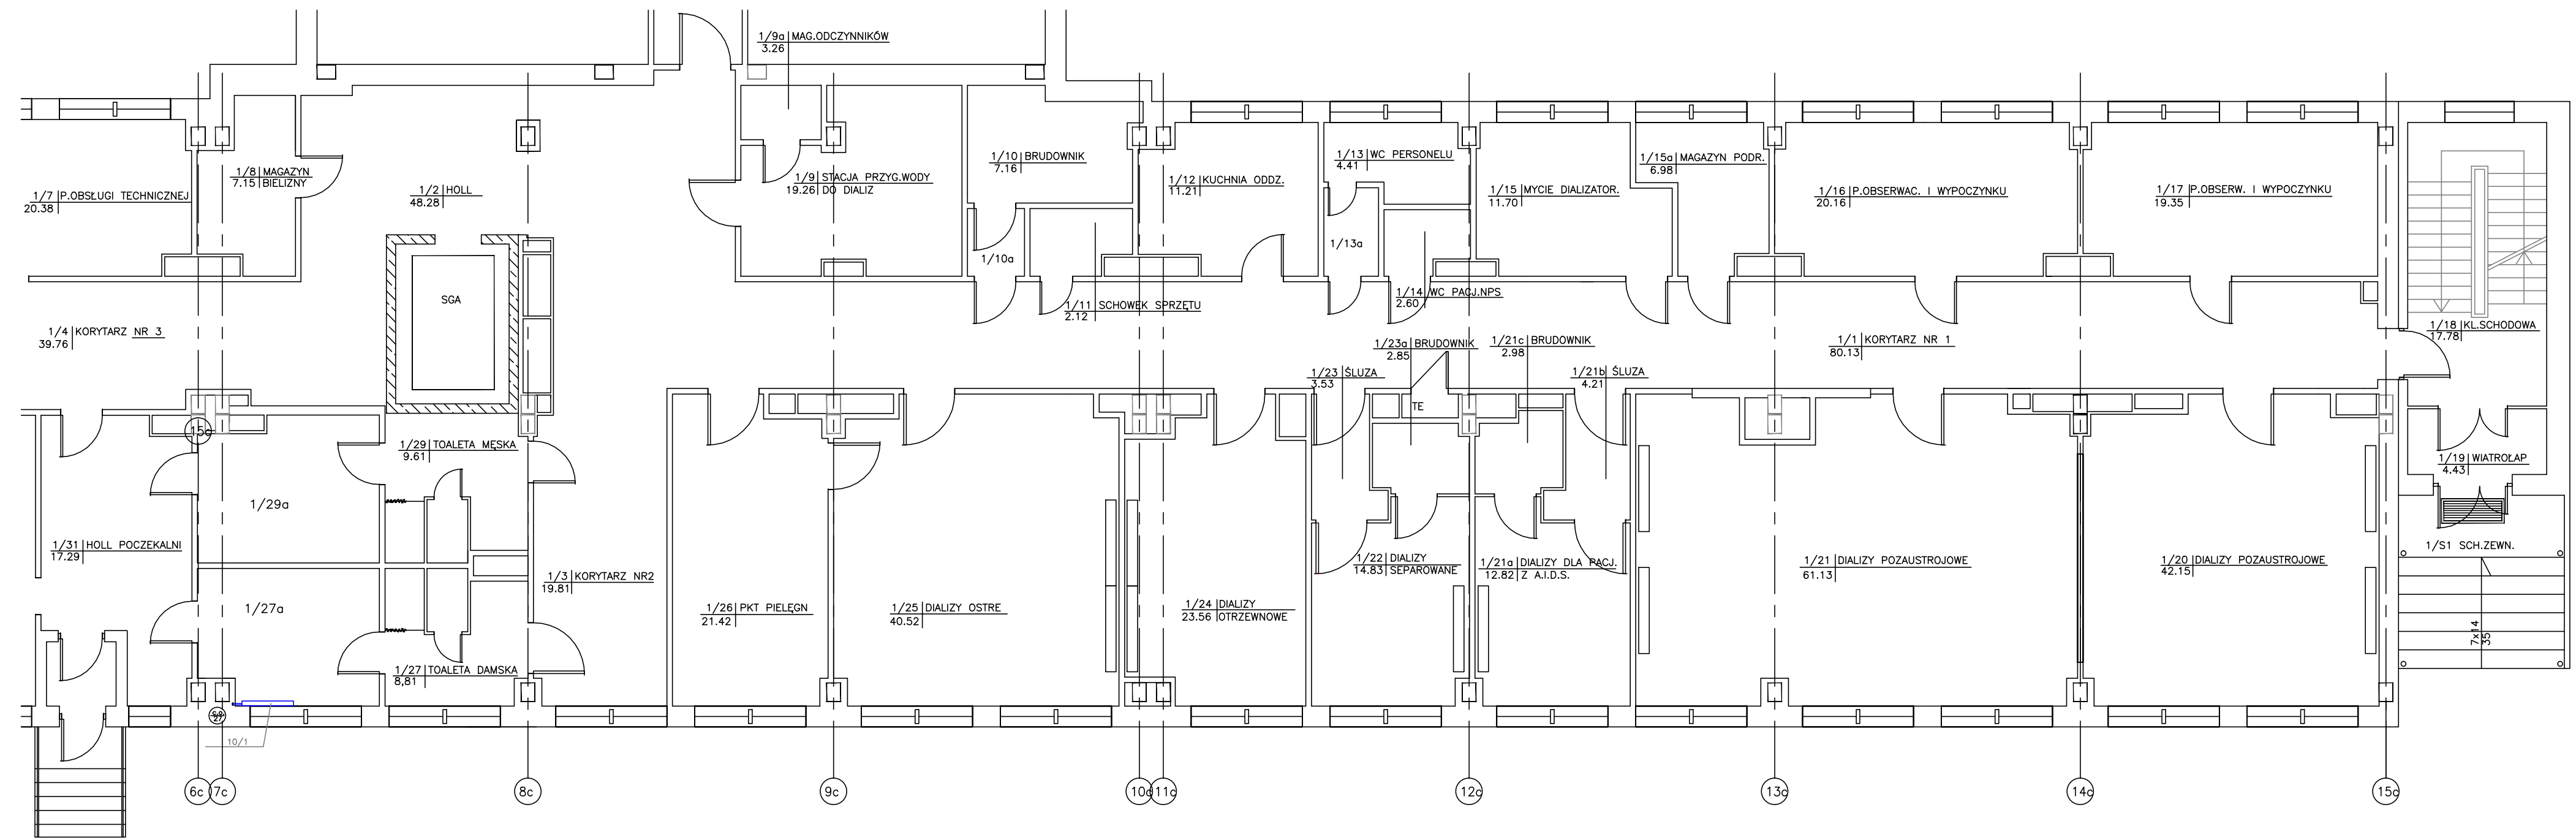

Legenda:

— MODERNIZOWANY GRZEJNIK

Nazwa inwestycji: Przebudowa i modernizacja pomieszczeń w Szpitalnym Oddziale Ratunkowym oraz montaż podnośnika platformowego obudowanego dla osób niepełnosprawnych		Nr ewidencyjny:	
Nazwa i adres Inwestora: Samodzielny Publiczny Szpital Wojewódzki im. Papieża Jana Pawła II w Zamościu ul. Aleja Jana Pawła II, 22-400 Zamość		Stadium: P.B.W.	Skala: 1 : 50
Branża: Instalacje Sanitarne			
Tytuł rysunku: Rzut parteru strona prawa - blok C Instalacja c.o.		Nr rysunku: 3/4	
Imię i Nazwisko Projektujący: inż. Lucjan Chwaleba	Nr uprawnień Upr. bud. do proj.: ANB-513/1/132/83	Branża sanitarna	Data 04.2017r.
Podpis		Podpis	